


暖通 HVAC	景观 Landscape	建筑 Architecture	交通 Transportation	给排水 Plumbing	道路 Road	环境 Environment	暖通 HVAC	景观 Landscape	建筑 Architecture	交通 Transportation	给排水 Plumbing	道路 Road	环境 Environment
动力 Power	强电 Electricity	结构 Structure	信息 Information	环境 Environment	桥梁 Bridge	环境 Environment	动力 Power	强电 Electricity	结构 Structure	信息 Information	环境 Environment	桥梁 Bridge	环境 Environment

- 说明:
1. 本设计图单位: 标高为m, 其余均为mm。
 2. 本图±0.000为室外地面相对标高, 相当于绝对标高3.60m (1985国家高程)。
 3. 基坑挖至 ③ 粉砂与粉土互层, 采用级配砂石分层换填夯实至设计标高, 压实系数不小于0.97, 地基承载力特征值不小于100kPa。
 4. 池底、内壁及与水接触的梁采用高渗透性改性环氧涂料防腐, 水下设备安装后应对水下埋件、支架表面及其与设备的连接处补涂防腐漆。
 5. 施工前应核对工艺、建筑及电气相关图纸, 如预埋件、预留孔、预埋套管不一致, 应以相关专业为准。

池体上层结构平面图 1:50

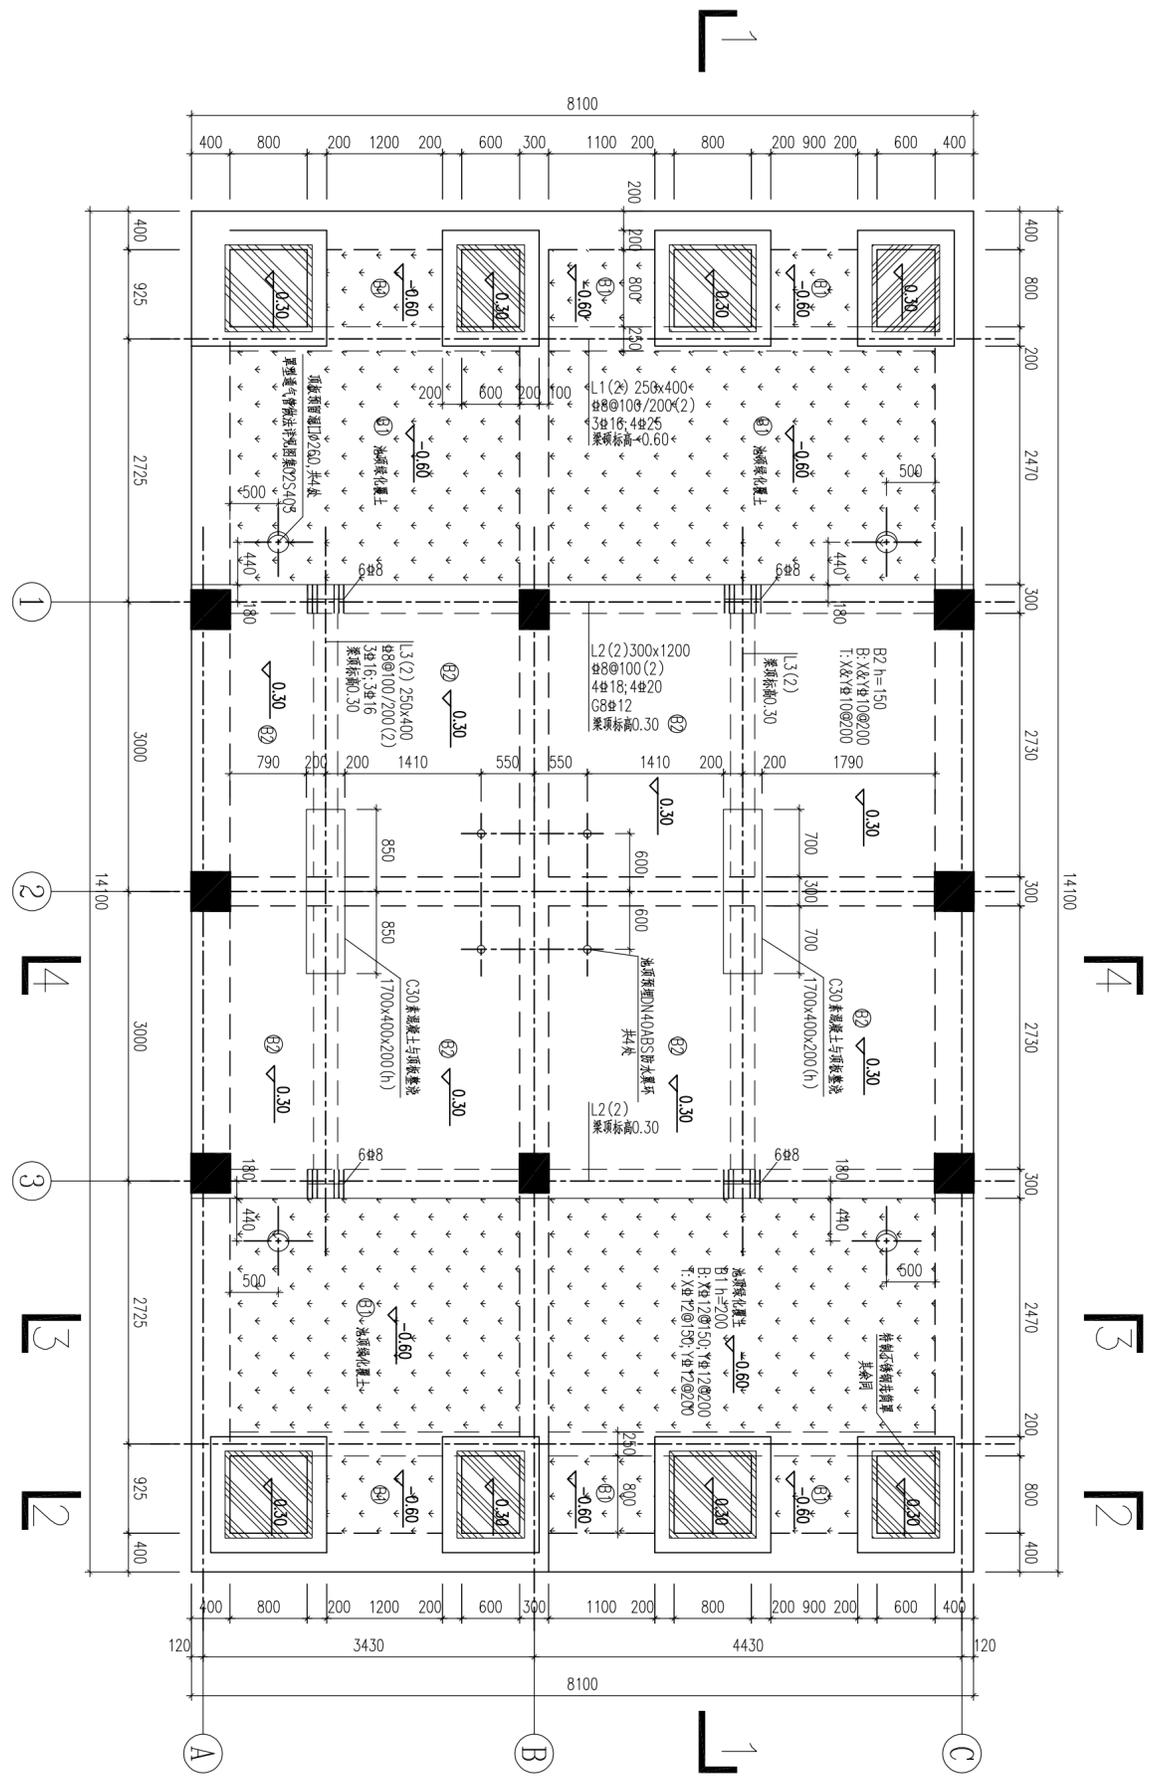

日期 Date	17.04.28	版次 Rev.	A	原水说明 Description	施工圈出图
设计单位 Design Institute	同济设计 TJAD				
项目名称 Project Name	南通市通州区益民水处理有限公司 (二分厂) 扩建工程设计				
子项名称 Sub-Project	污水处理工程一单体	子项编号 Sub-Project No.	02		
项目编号 Project No.	16-RC-034	姓名 Name	刘新超	签字 Signature	
责任 Responsibility		姓名 Name	晋侃	签字 Signature	
审核 Reviewed by		姓名 Name	王慧	签字 Signature	
校对 Checked by		姓名 Name	王慧	签字 Signature	
设计总负责人 Principal in charge		姓名 Name	王慧	签字 Signature	
专业负责人 Discipline Responsible		姓名 Name	赵艳丽	签字 Signature	
设计 Designed by		姓名 Name	赵艳丽	签字 Signature	
绘图 Drawn by		姓名 Name	赵艳丽	签字 Signature	


同济大学建筑设计研究院 (集团) 有限公司
TONGJI ARCHITECTURAL DESIGN (Group) Co., Ltd.

专业 Discipline	结构	阶段 Stage	施工图
图号 Sheet No.	12-002	版次 Rev.	A
日期 Date	17.04.28	比例 Scale	1:50
执业签章 Registration Stamp			
出图签章 Release Stamp			

图纸名称
Sheet Title
池体上层平面图

本专业须加章出图签章, 否则一律无效
Invalid! Unless Stamped

会 签 Confirmed by	道 路 Road	给 排 水 Plumbing	交 通 Transportation	建 筑 Architecture	景 观 Landscape	暖 通 HVAC
	桥 梁 Bridge	环 境 Environment	信 息 Information	结 构 Structure	强 电 Electricity	动 力 Power

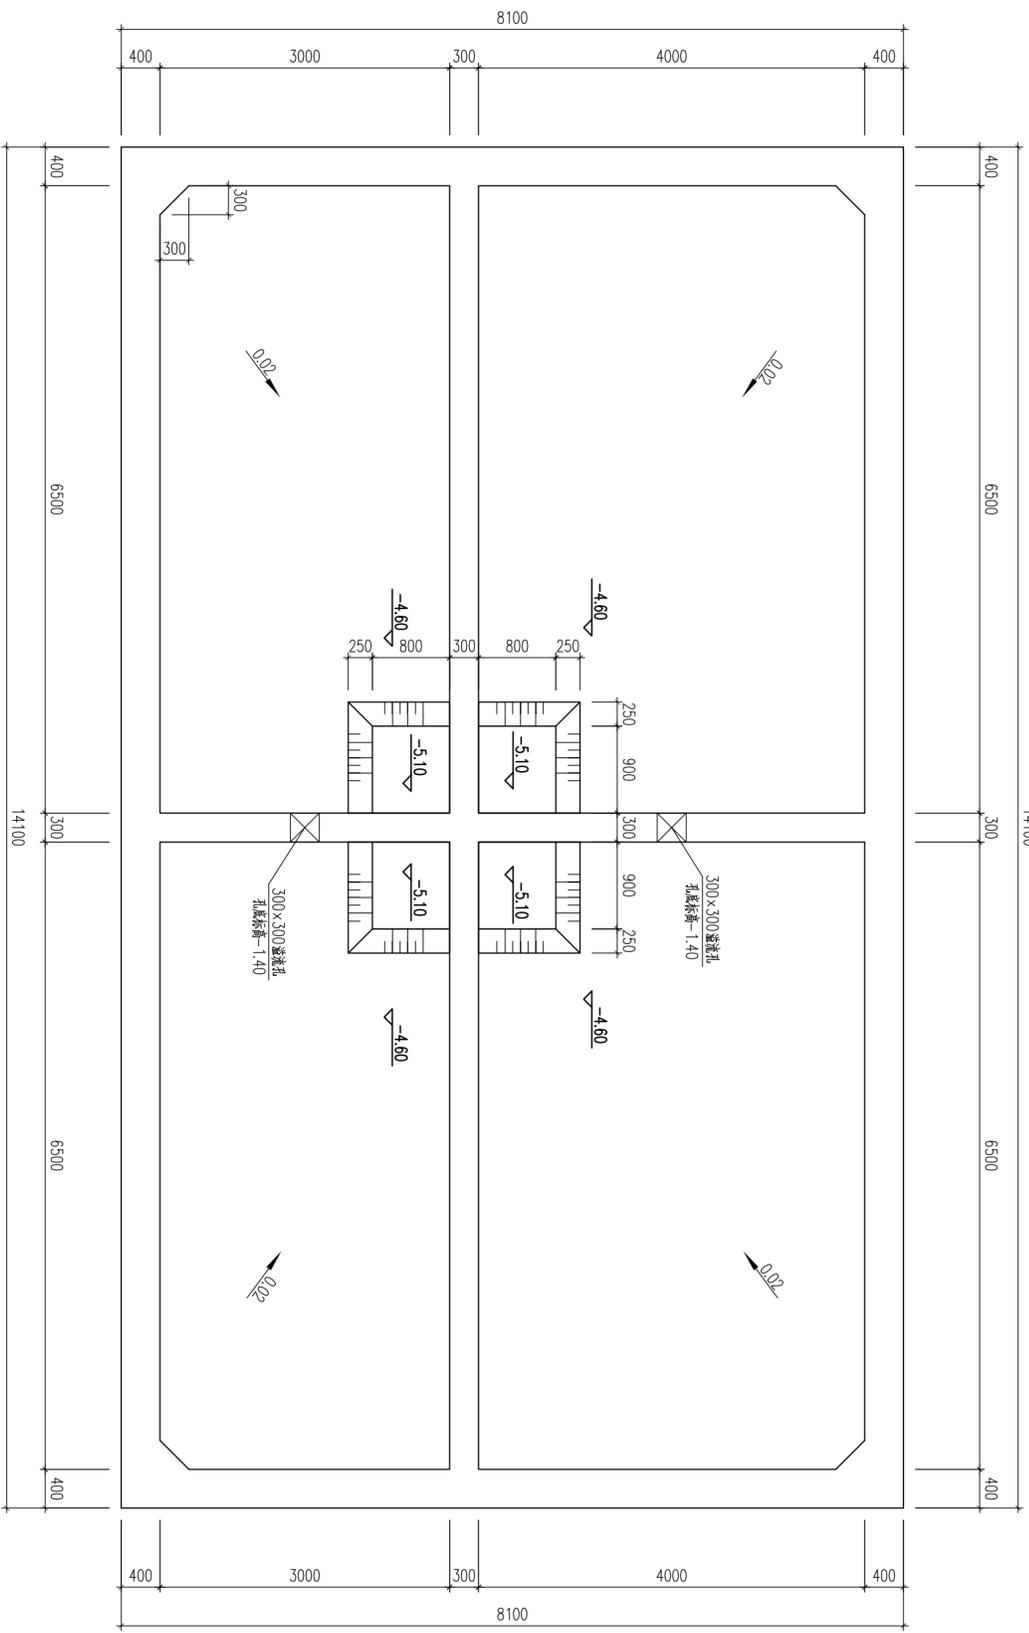

池体下层结构平面图 1:50

17.04.28	A	施工图出图
日期 Date	版次 Rev.	版次说明 Description



同济设计 TJAD
同济大学建筑设计研究院
(集团)有限公司
 TONGJI ARCHITECTURAL DESIGN (Group) Co., Ltd.

项目名称
Project Name
南通市通州区益民水处理有限公司
 (二分厂) 扩建工程设计

子项名称 Sub-Project	污水处理工程一单体
项目编号 Project No.	16-RG-034
子项编号 Sub-Project No.	02

责任 Responsibility	姓名 Name	签字 Signature
审定 Approved by	刘新超	
审核 Reviewed by	晋侃	
校对 Checked by	王慧	
设计总负责人 Principal in charge	乌颖慧	
专业负责人 Discipline Responsible	王慧	
设计 Designed by	赵艳丽	
绘图 Drawn by	赵艳丽	


图纸名称 Sheet Title 储药池			
池体下层平面图			
专业 Discipline	结构	阶段 Stage	施工图
图号 Sheet No.	12-003	版次 Rev.	A
日期 Date	17.04.28	比例 Scale	1:50

执业签章
Registration Stamp

出图签章
Release Stamp

本图须加盖出图签章, 否则一律无效
Invald! Unless Stamped

会 签 Confirmed by	道 路 Road 桥 梁 Bridge	给 排 水 Plumbing 环 境 Environment	交 通 Transportation 信 息 Information	建 筑 Architecture 结 构 Structure	景 观 Landscape 强 电 Electricity	暖 通 HVAC 动 力 Power
---------------------	------------------------------	---	---	---	--	-----------------------------

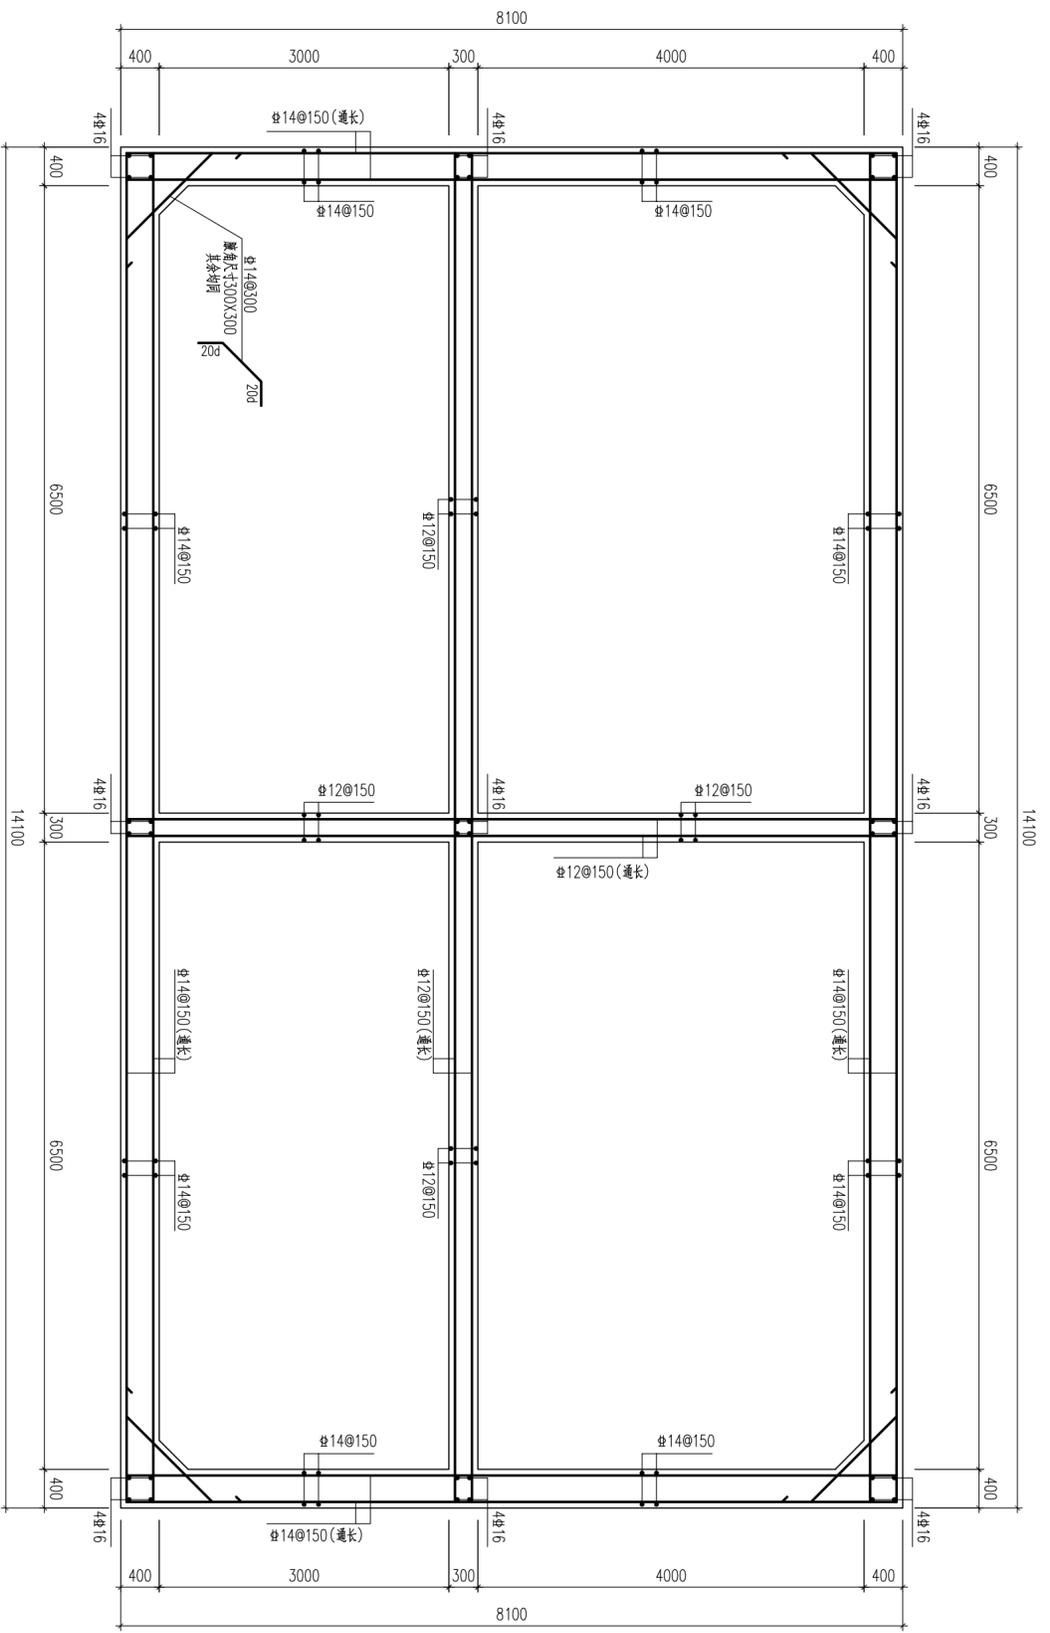

池体平面配筋图 1:50

17.04.28	A	施工图出图
日期 Date	版本 Rev.	版本说明 Description



同济设计 TJAD
同济大学建筑设计研究院
(集团)有限公司
TONGJI ARCHITECTURAL DESIGN (Group) Co., Ltd.

项目名称
Project Name
南通市通州区益民水处理有限公司
(二分厂) 扩建工程设计

子项名称 Sub-Project	污水处理工程一单体
项目编号 Project No.	16-RC-034
子项编号 Sub-Project No.	02

负责 Responsibility	姓名 Name	签字 Signature
审 定 Approved by	刘新超	
审 核 Reviewed by	晋 侃	
校 对 Checked by	王 慧	
设计总负责人 Principal in charge	乌颖慧	
专业负责人 Discipline Responsible	王 慧	
设计 Designed by	赵艳丽	
绘 图 Drawn by	赵艳丽	


图纸名称 Sheet Title	储药池 池体平面配筋图		
专 业 Discipline	结 构 Structure	阶 段 Stage	施 工 图 Construction Drawing
图 号 Sheet No.	12-004	版 次 Rev.	A
日 期 Date	17.04.28	比 例 Scale	1:50

执业签章
Registration Stamp


出图签章
Release Stamp

本图须加盖出图签章, 否则一律无效
Invalid! Unless Stamped

暖通 HVAC 动力 Power	景观 Landscape 强电 Electricity	建筑 Architecture 结构 Structure	交通 Transportation 信息 Information	给排水 Plumbing 环境 Environment	道路 Road 桥梁 Bridge	会签 Confirmed by
---------------------------	--------------------------------------	---------------------------------------	---	--------------------------------------	----------------------------	--------------------

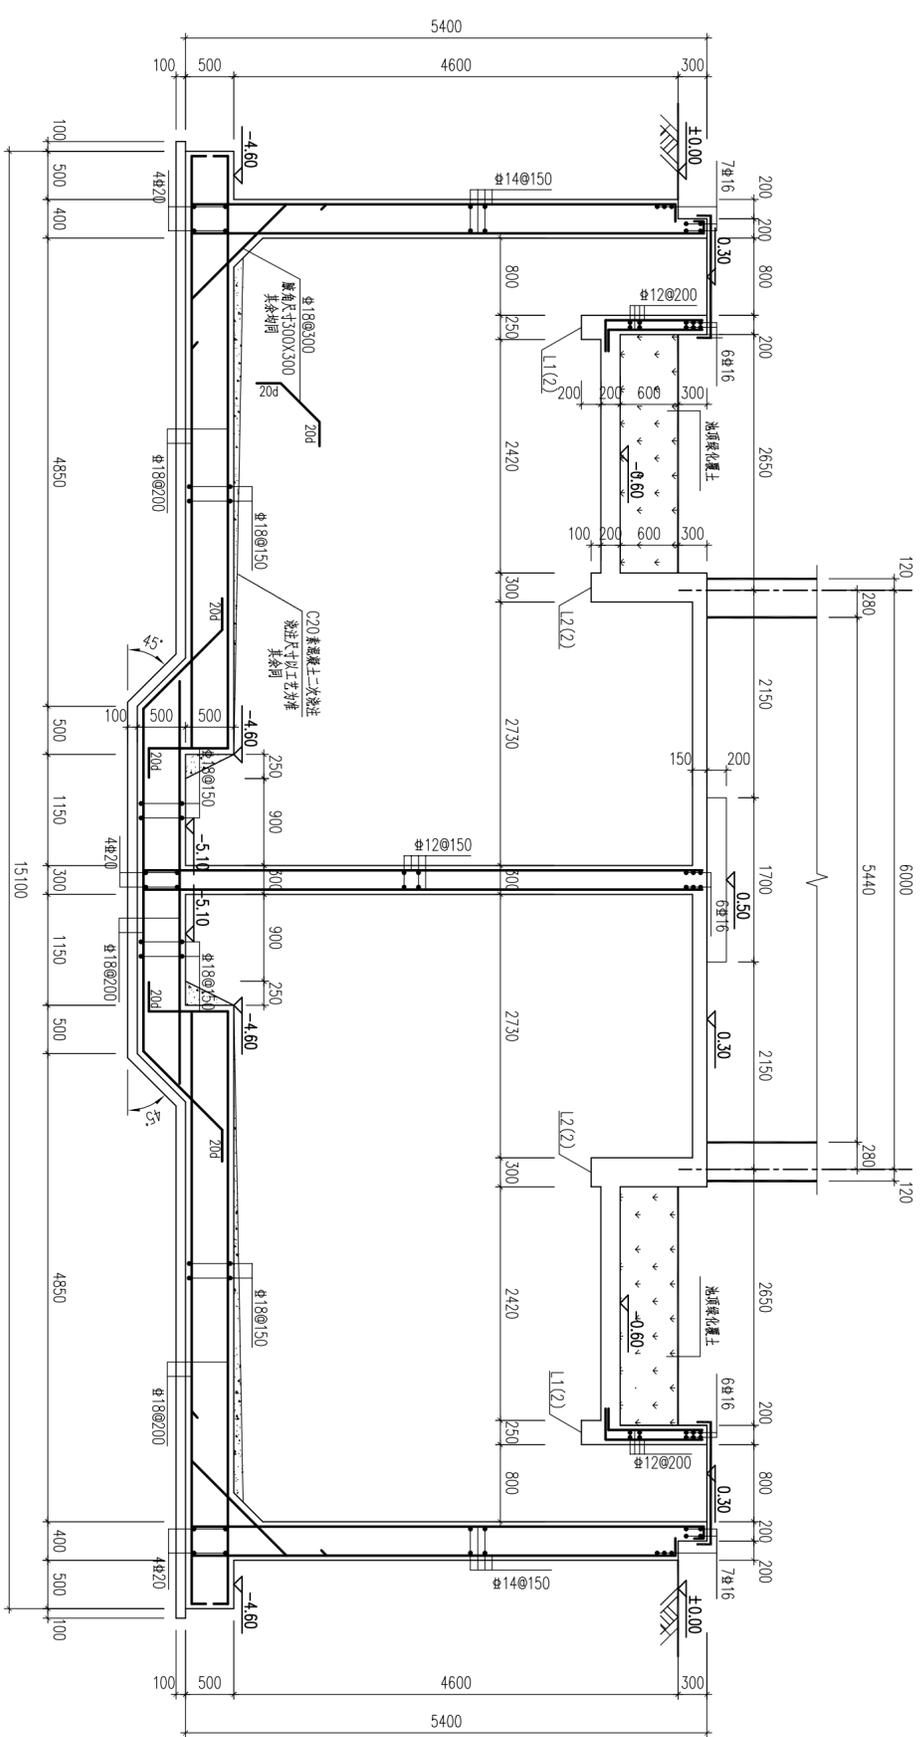

1-1 剖面图 1:50

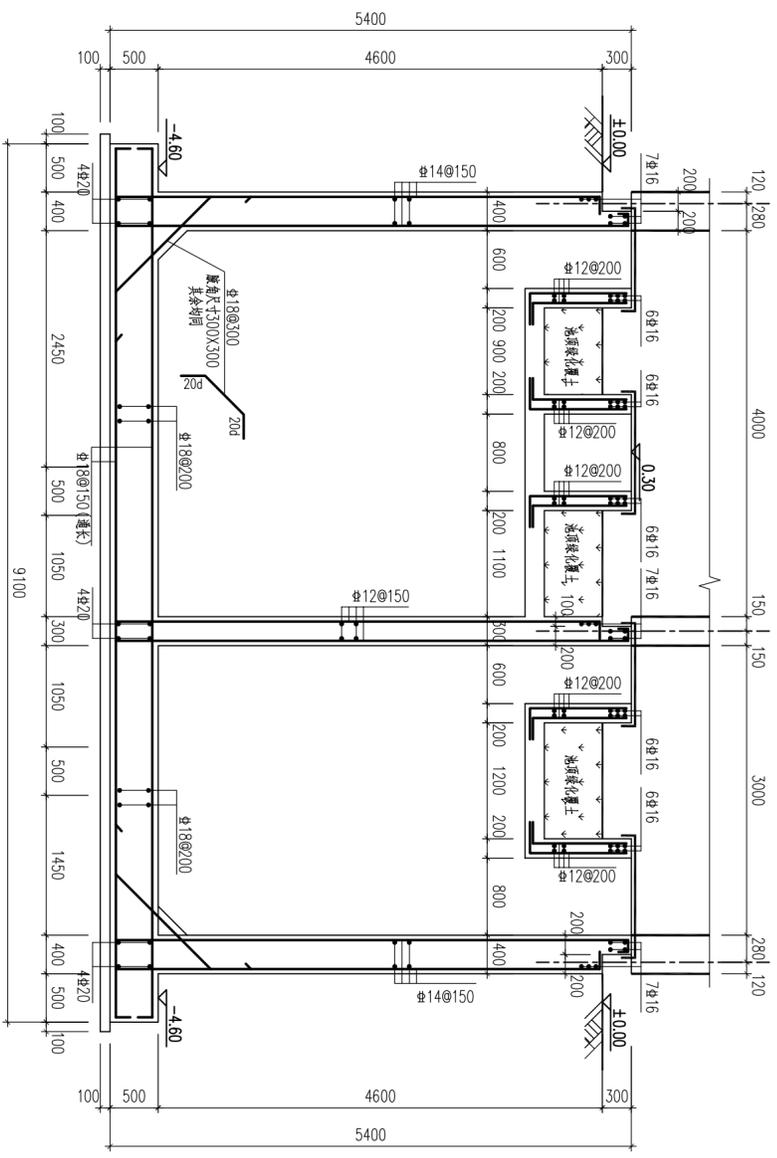

2-2 剖面图 1:50

17.04.28	A	施工图出图
日期 Date	版次 Rev.	版次说明 Description



同济设计 TJADI
同济大学建筑设计研究院
(集团)有限公司
TONGJI ARCHITECTURAL DESIGN (Group) Co., Ltd.

项目名称
Project Name
南通市通州区益民污水处理有限公司
(二分厂) 扩建工程设计

子项名称 Sub-Project	污水处理工程-单体
项目编号 Project No.	16-RC-034
子项编号 Sub-Project No.	02

责任 Responsibility	姓名 Name	签字 Signature
审定 Approved by	刘新超	
审核 Reviewed by	晋侃	
校对 Checked by	王慧	
设计总负责人 Principal in charge	乌颖慧	
专业负责人 Discipline Responsible	王慧	
设计 Designed by	赵艳丽	
绘图 Drawn by	赵艳丽	


图纸名称 Sheet Title	储药池 池体剖面图一
专业 Discipline	结构
阶段 Stage	施工图
图号 Sheet No.	12-005
版次 Rev.	A
日期 Date	17.04.28
比例 Scale	1:50

执业签章
Registration Stamp


出图签章
Release Stamp

本图须加盖出图签章, 否则一律无效
Invalid! Unless Stamped

会签 Confirmed by	道路 Road	给排水 Plumbing	环境 Environment	交通 Transportation	建筑 Architecture	景观 Landscape	暖通 HVAC
	桥梁 Bridge			信息 Information	结构 Structure	强电 Electricity	动力 Power

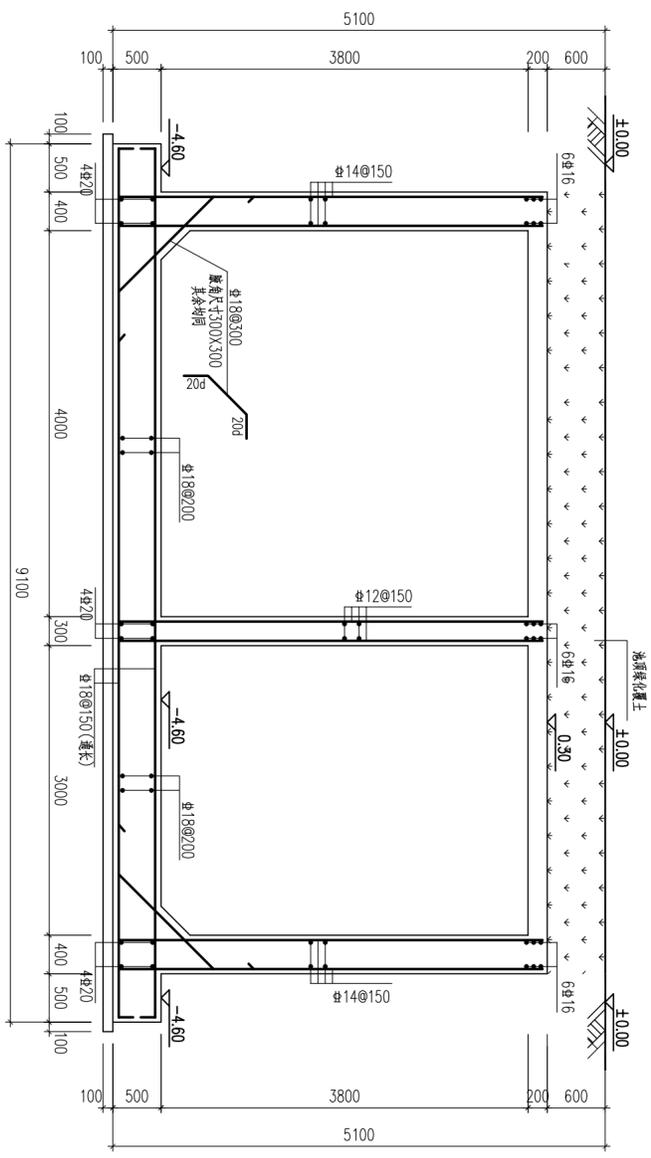

3-3剖面图 1:50

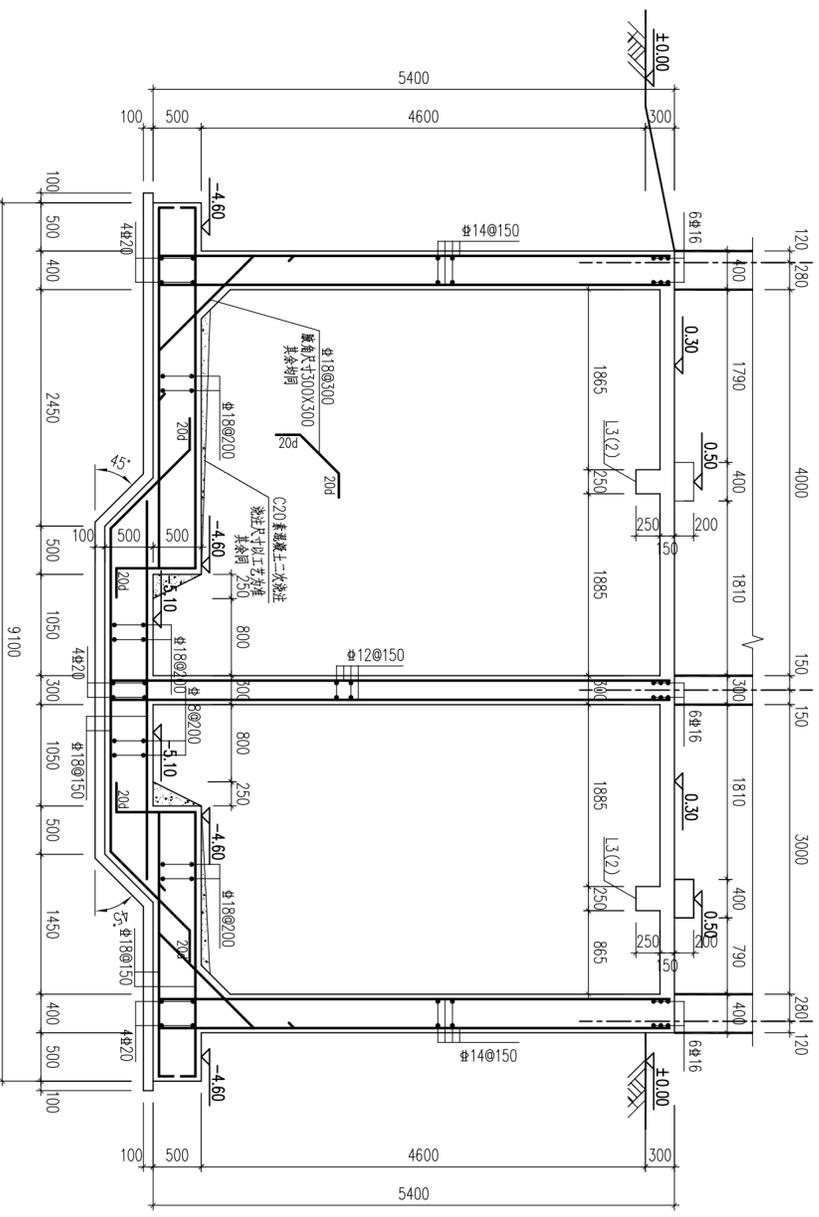

4-4剖面图 1:50

17.04.28	A	施工图出图
日期 Date	版次 Rev.	版次说明 Description



同济设计 TJAD
同济大学建筑设计研究院
(集团)有限公司
TONGJI ARCHITECTURAL DESIGN (Group) Co., Ltd.

项目名称
Project Name
南通市通州区益民水处理有限公司
(二分厂)扩建工程设计

子项名称 Sub-Project	污水处理工程一单体
项目编号 Project No.	16-RG-034
子项编号 Sub-Project No.	02

责任 Responsibility	姓名 Name	签字 Signature
审定 Approved by	刘新超	
审核 Reviewed by	晋侃	
校对 Checked by	王慧	
设计总负责人 Principal in charge	乌颖慧	
专业负责人 Discipline Responsible	王慧	
设计 Designed by	赵艳丽	
绘图 Drawn by	赵艳丽	

图纸名称
Sheet Title
储药池
池体剖面图二


专业 Discipline	结构	阶段 Stage	版本 Rev.	施工图
图号 Sheet No.	12-006	版次 Rev.	A	
日期 Date	17.04.28	比例 Scale	1:50	

执业签章
Registration Stamp


出图签章
Release Stamp

本图须加盖出图签章,否则一律无效
Invalid Unless Stamped

会签 Confirmed by	道路 Road	给排水 Plumbing	交通 Transportation	建筑 Architecture	景观 Landscape	暖通 HVAC
	桥梁 Bridge	环境 Environment	信息 Information	结构 Structure	强电 Electricity	动力 Power

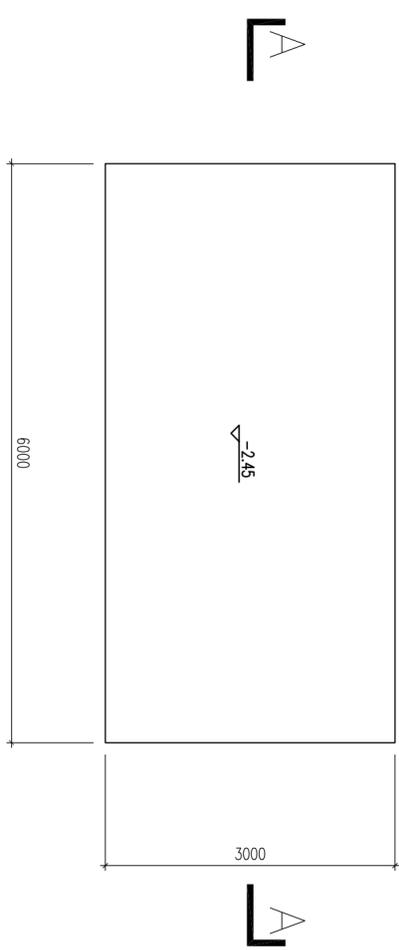

碳源投加系统基础平面图 1:50

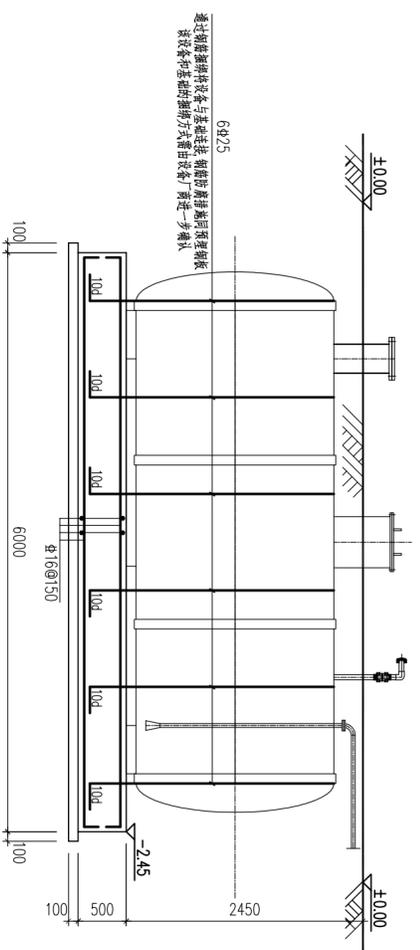

A-A剖面图 1:50

17.04.28	A	施工图出图
日期 Date	版次 Rev.	版次说明 Description



同济设计 TJAD
同济大学建筑设计研究院
(集团)有限公司
TONGJI ARCHITECTURAL DESIGN (Group) Co., Ltd.

项目名称
Project Name
南通市通州区益民水处理有限公司
(二分厂) 扩建工程设计

子项名称 Sub-Project	污水处理工程一单体
项目编号 Project No.	16-RC-034
子项编号 Sub-Project No.	02

责任 Responsibility	姓名 Name	签字 Signature
审定 Approved by	刘新超	
审核 Reviewed by	晋侃	
校对 Checked by	王慧	
设计总负责人 Principal in charge	乌颖慧	
专业负责人 Discipline Responsible	王慧	
设计 Designed by	赵艳丽	
绘图 Drawn by	赵艳丽	

图纸名称 Sheet Title 储药池 碳源投加系统基础设计图			
专业 Discipline	结构	阶段 Stage	施工图
图号 Sheet No.	12-007	版次 Rev.	A
日期 Date	17.04.28	比例 Scale	1:50

执业签章
Registration Stamp

出图签章
Release Stamp

本图须加盖出图签章, 否则一律无效
Invalid! Unless Stamped